


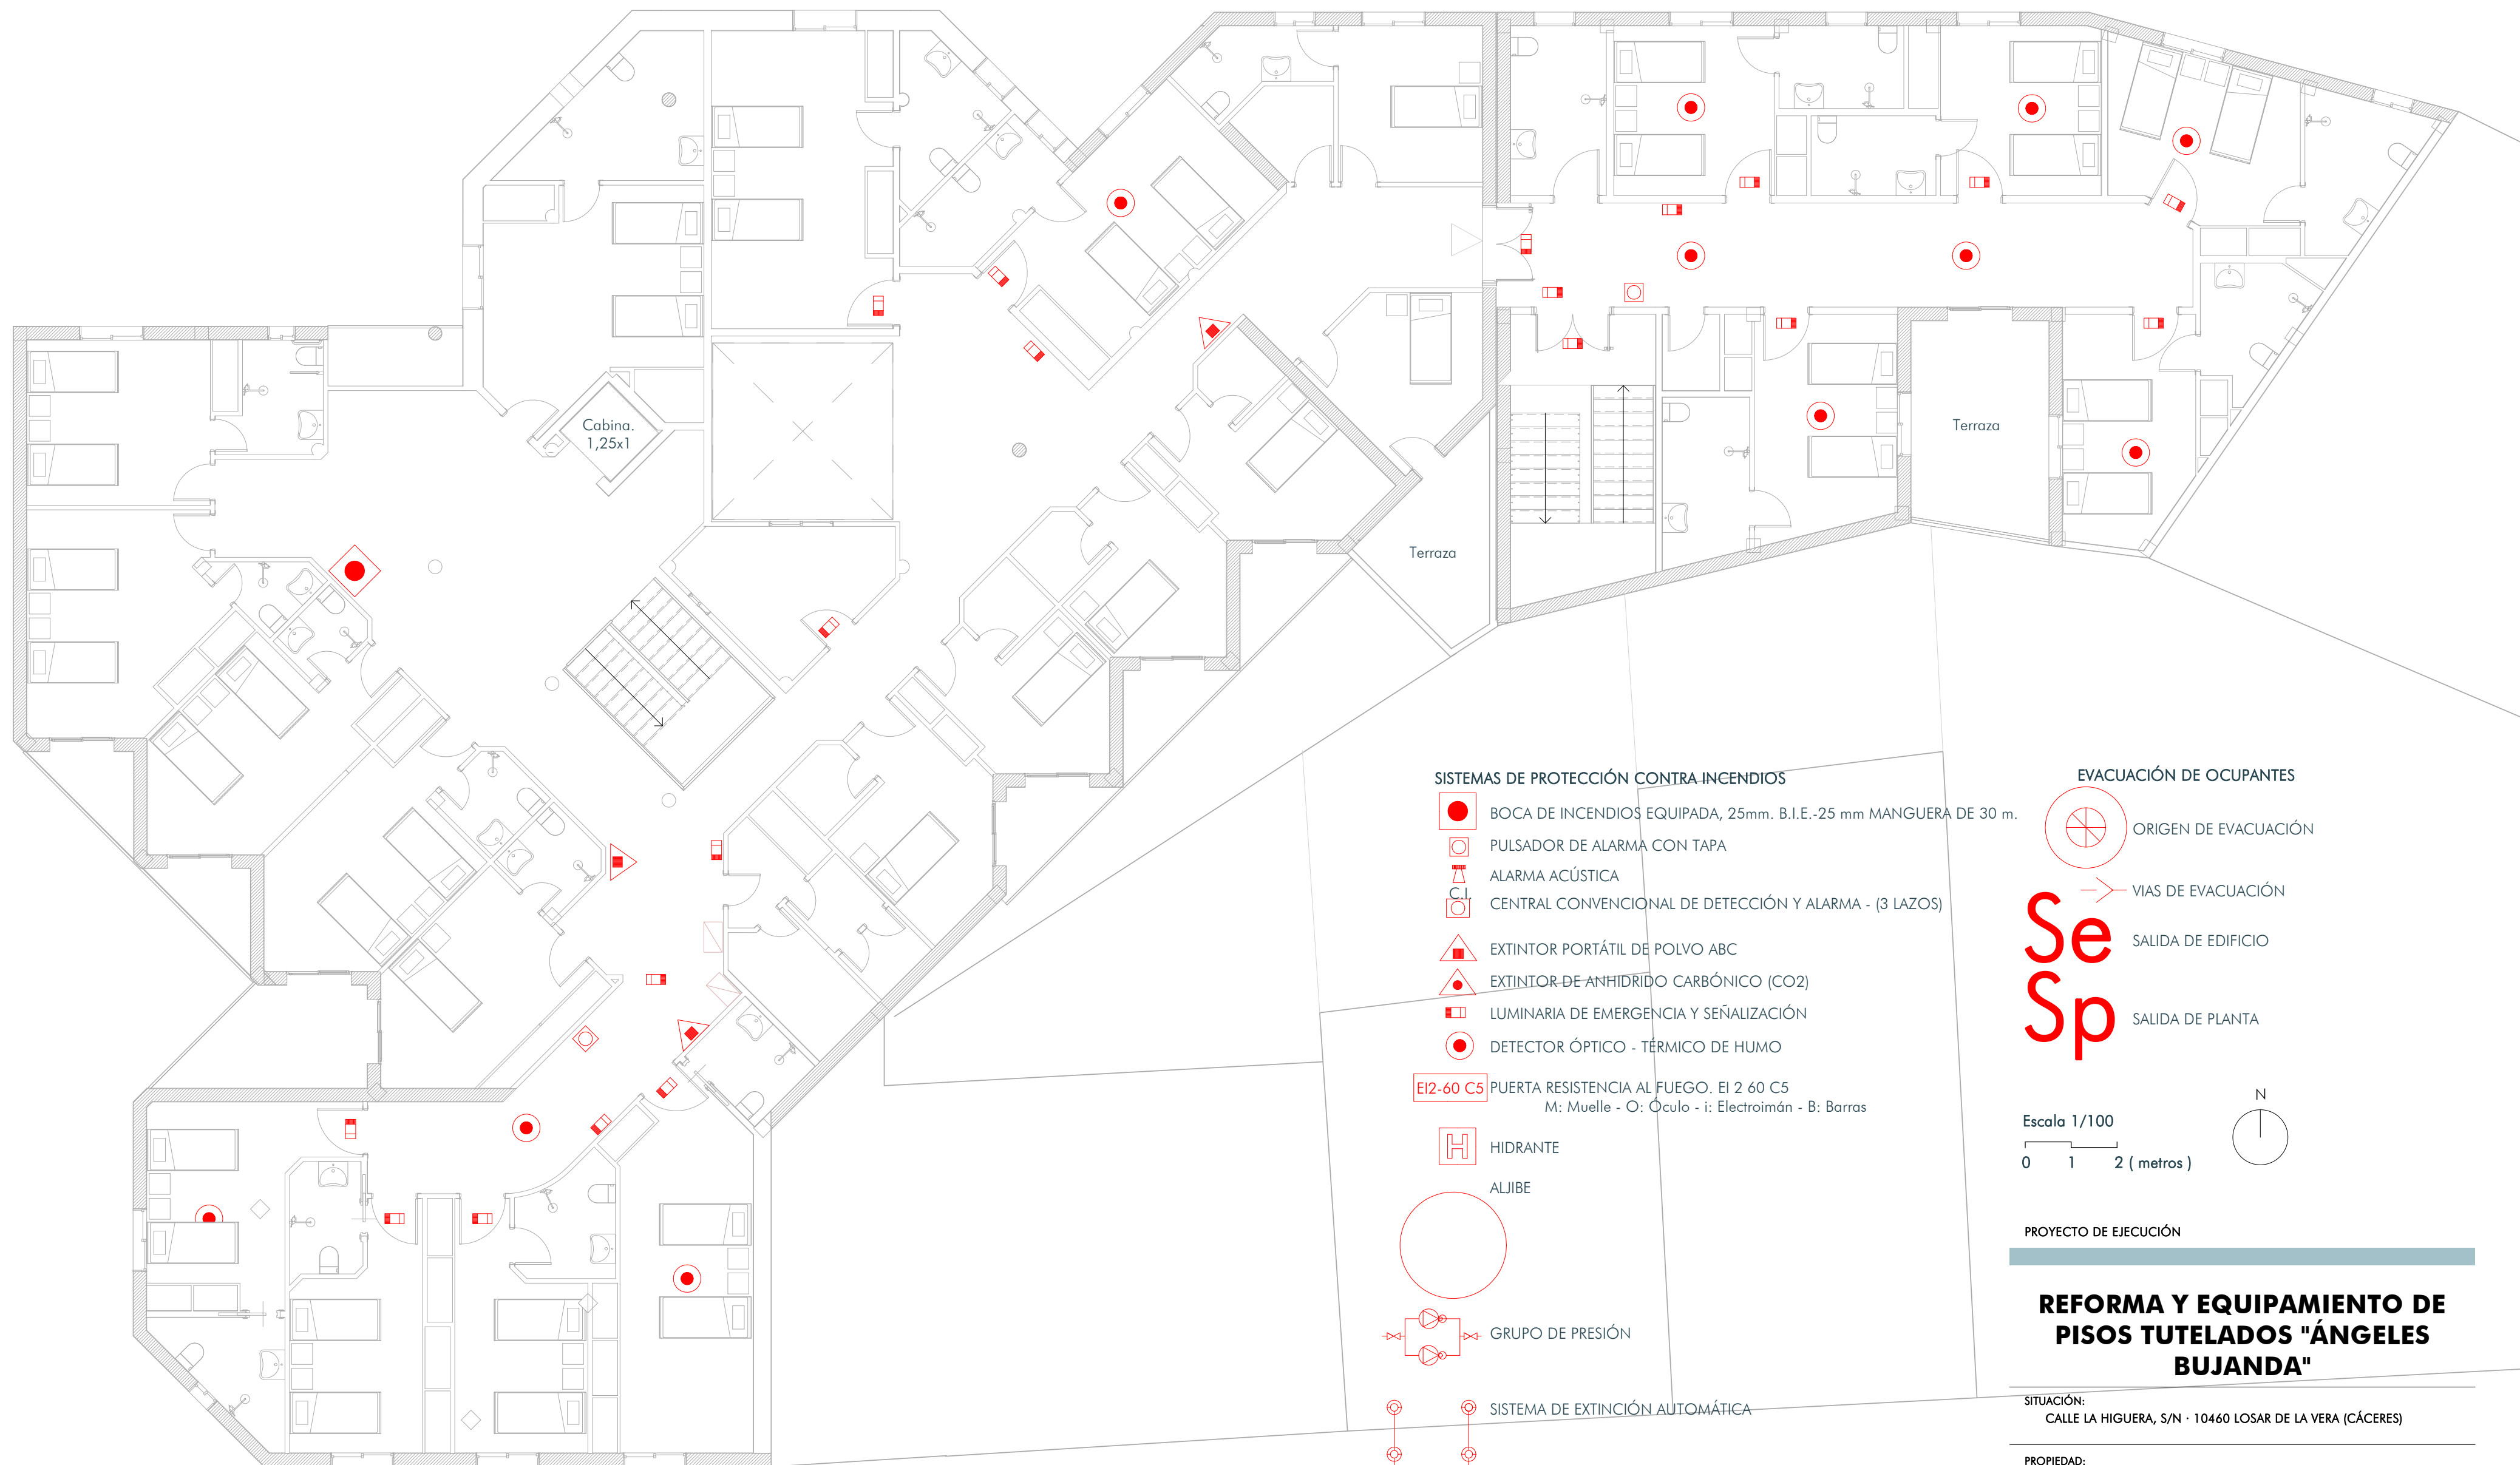

Estado actual - Pci - planta primera
ESCALA: 1 : 100

SISTEMAS DE PROTECCIÓN CONTRA INCENDIOS

- BOCA DE INCENDIOS EQUIPADA, 25mm. B.I.E.-25 mm MANGUERA DE 30 m.
- PULSADOR DE ALARMA CON TAPA
- ALARMA ACÚSTICA
- CENTRAL CONVENCIONAL DE DETECCIÓN Y ALARMA - (3 LAZOS)
- EXTINTOR PORTÁTIL DE POLVO ABC
- EXTINTOR DE ANHIDRIDO CARBÓNICO (CO2)
- LUMINARIA DE EMERGENCIA Y SEÑALIZACIÓN
- DETECTOR ÓPTICO - TÉRMICO DE HUMO
- PUERTA RESISTENCIA AL FUEGO. EI 2 60 C5
M: Muelle - O: Óculo - i: Electroimán - B: Barras

HIDRANTE

ALJIBE

GRUPO DE PRESIÓN

SISTEMA DE EXTINCIÓN AUTOMÁTICA

 
MÓDULO EMPOTRAR (BIE. + EXTINTOR ABC)

EVACUACIÓN DE OCUPANTES

- ORIGEN DE EVACUACIÓN
- VIAS DE EVACUACIÓN
- SALIDA DE EDIFICIO
- SALIDA DE PLANTA

Escala 1/100

0 1 2 (metros)



PROYECTO DE EJECUCIÓN

REFORMA Y EQUIPAMIENTO DE PISOS TUTELADOS "ÁNGELES BUJANDA"

SITUACIÓN:
CALLE LA HIGUERA, S/N · 10460 LOSAR DE LA VERA (CÁCERES)

PROPIEDAD:
Excmo. Ayto. de Losar de la Vera. C.I.F. P10113001

AUTOR:
Irene Calle Izquierdo, Arquitecto, col. C.A.E., 564.036
Alfredo Díaz Soto, Arquitecto, col. C.A.E., 557.617

EQUIPO TÉCNICO:
A C I D consultoría técnica
ARQUITECTURA INGENIERÍA URBANISMO
Av. Alfonso VIII, 22 1ºb. c.p. 10.600 Plasencia (Cáceres)
tlf. 927 41 75 28 mail. info@acidconsultoria.com
www.acidconsultoria.com



FECHA: MARZO 2019
EXP: 121726

TÍTULO DE PLANO:
Estado actual - pci - planta primera

ESCALA: 1 : 100 (A2)
PLANO:

B09