


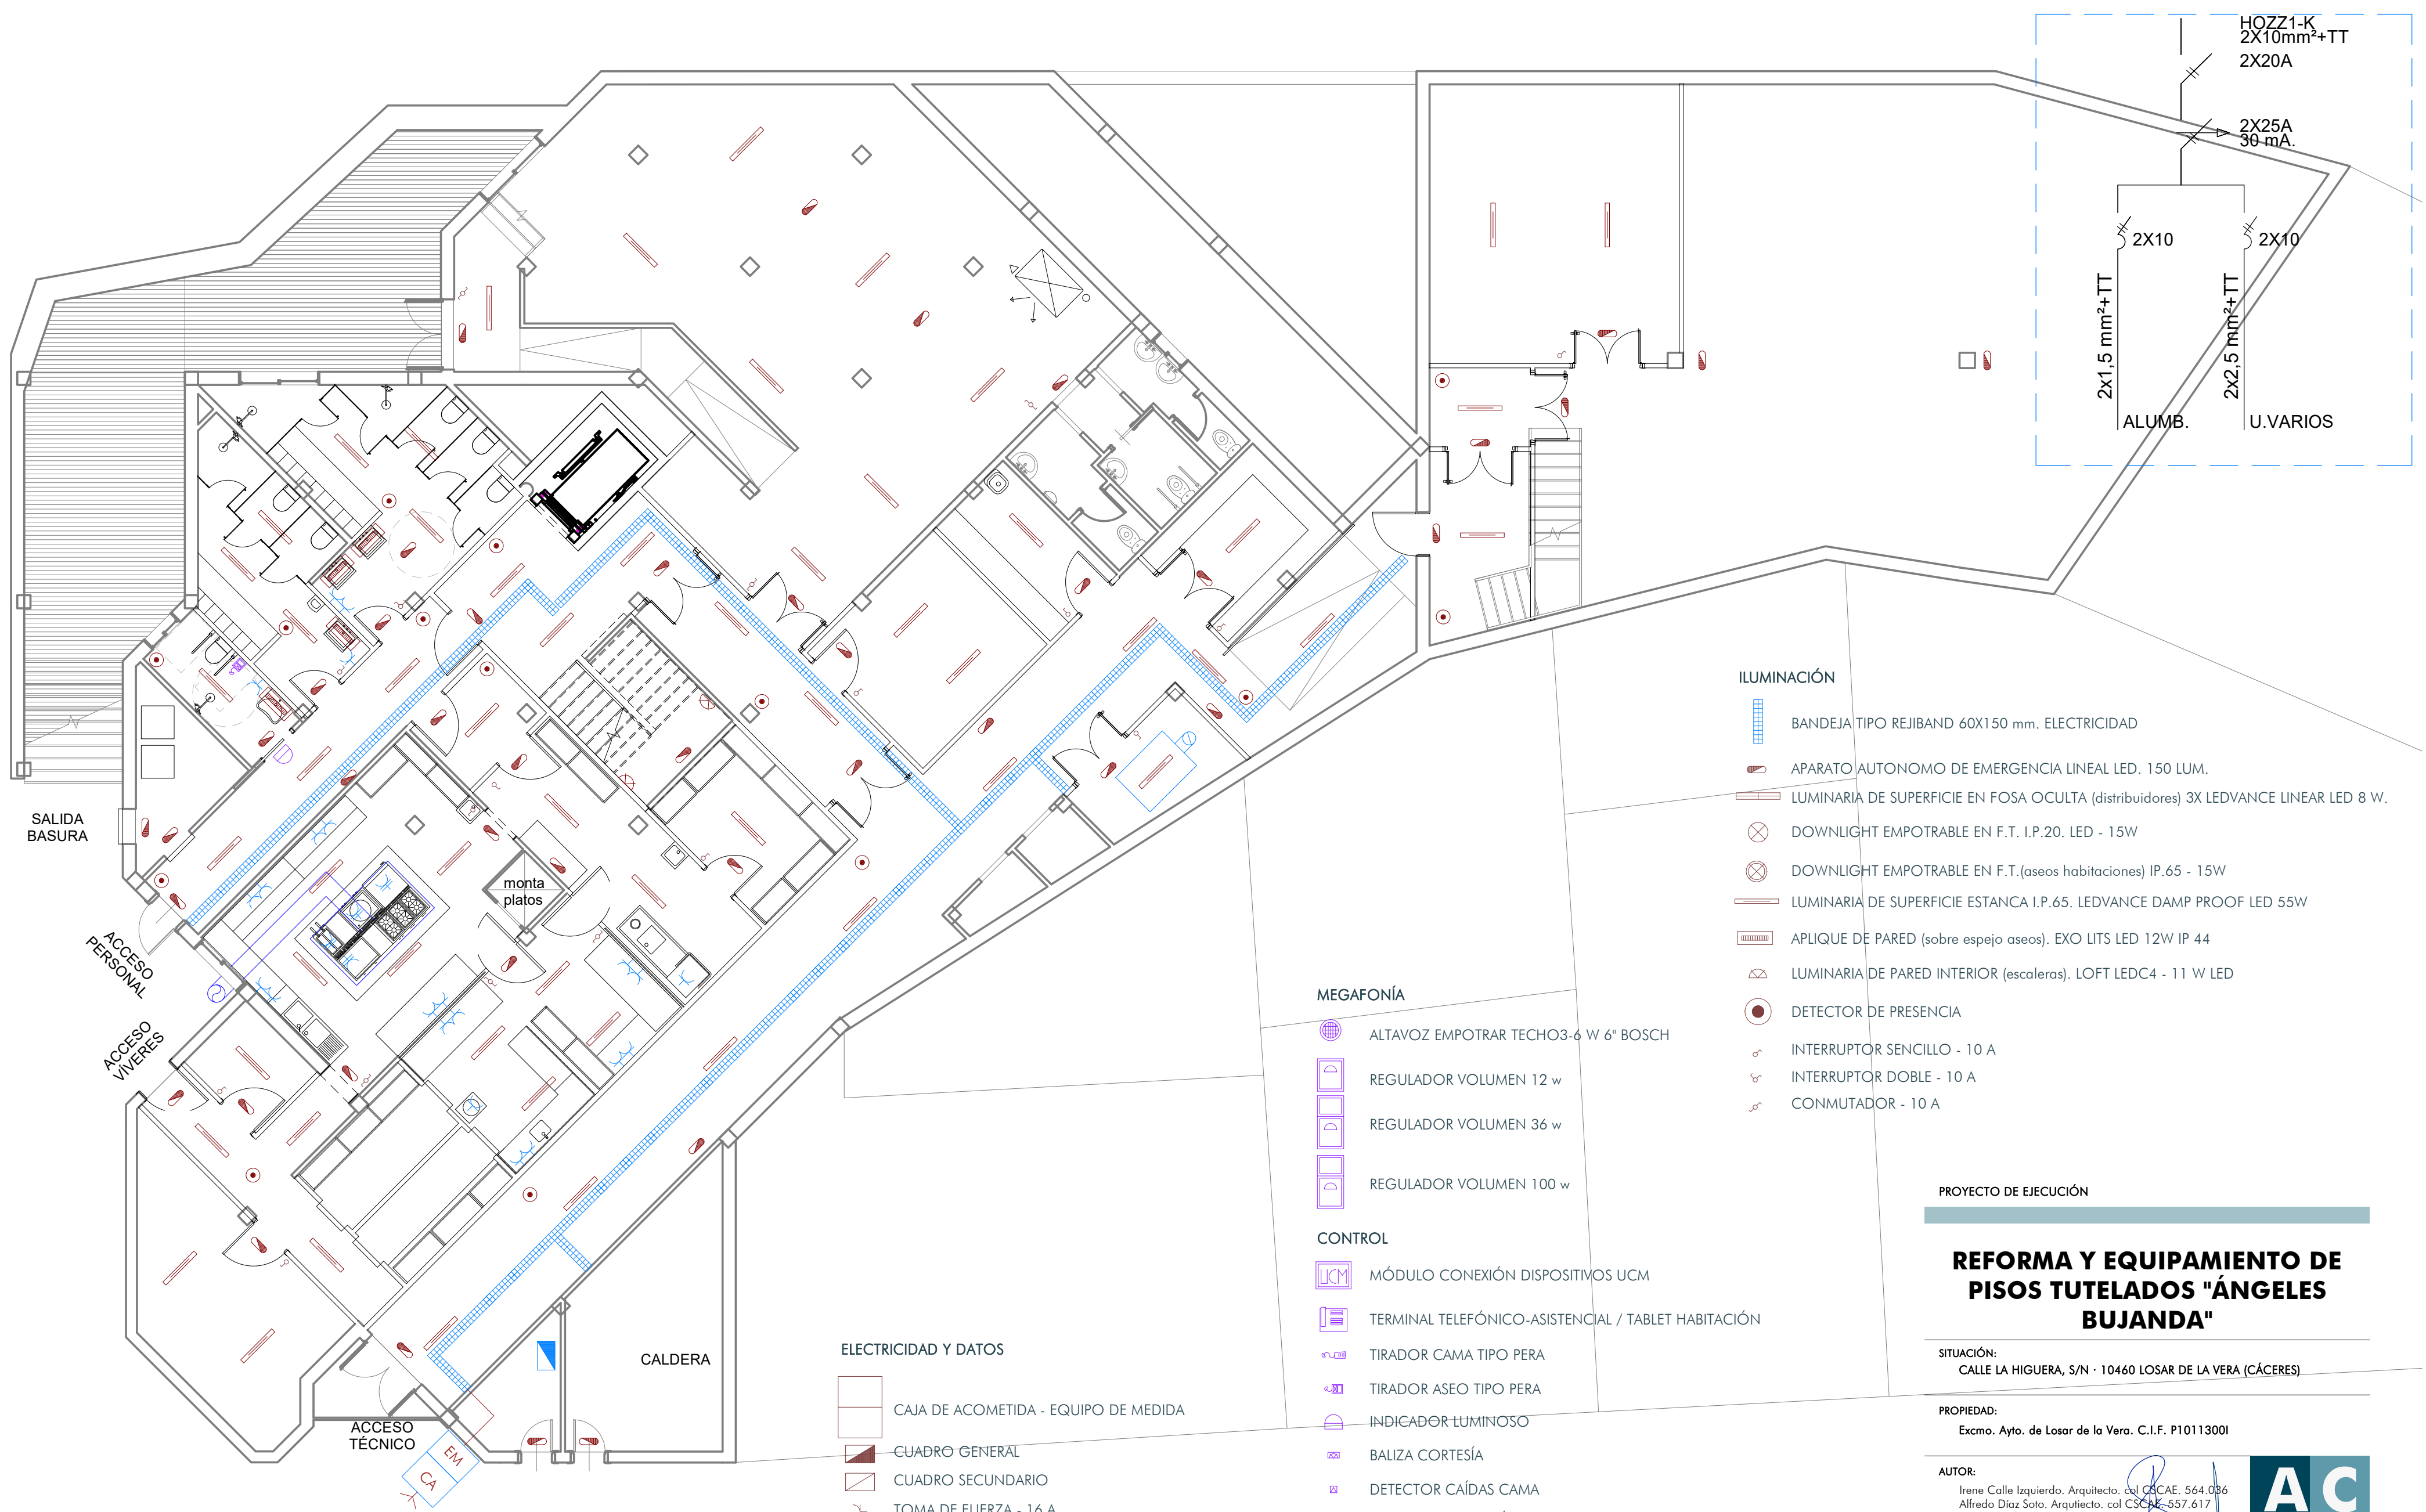

Electricidad - Semisótano
ESCALA: 1 : 100

ELECTRICIDAD Y DATOS

- CAJA DE ACOMETIDA - EQUIPO DE MEDIDA
- CUADRO GENERAL
- CUADRO SECUNDARIO
- TOMA DE FUERZA - 16 A
- TOMA DE FUERZA DOBLE - 16 A
- TOMA DE FUERZA - 25 A
- TOMA DE TV-RADIO
- SENSOR MOVIMIENTO
- CENTRAL MEGAFONÍA
- RACK DE COMUNICACIONES

MEGAFONÍA


- ALTAVOZ EMPOTRAR TECHO 3-6 W 6" BOSCH
- REGULADOR VOLUMEN 12 w
- REGULADOR VOLUMEN 36 w
- REGULADOR VOLUMEN 100 w

CONTROL

- MÓDULO CONEXIÓN DISPOSITIVOS UCM
- TERMINAL TELEFÓNICO-ASISTENCIAL / TABLET HABITACIÓN
- TIRADOR CAMA TIPO PERA
- TIRADOR ASEO TIPO PERA
- INDICADOR LUMINOSO
- BALIZA CORTESÍA
- DETECTOR CAÍDAS CAMA
- CONTACTO MAGNÉTICO PUERTA
- ANTENA CONTROL ERRANTES 3 m.
- MECANISMO RJ11 CONEXIÓN UCM/SERVIDOR/CONTOLES
- MECANISMO RJ45 CONEXIÓN SERVIDOR/CONTOLES
- SERVIDOR / CONTROLES AUXILIARES
- PUNTO ACCESO WI-FI
- ANTENA SISTEMA COMUNICACIÓN DECT

ILUMINACIÓN

- BANDEJA TIPO REJIBAND 60X150 mm. ELECTRICIDAD
- APARATO AUTONOMO DE EMERGENCIA LINEAL LED. 150 LUM.
- LUMINARIA DE SUPERFICIE EN FOSA OCULTA (distribuidores) 3X LEDVANCE LINEAR LED 8 W.
- DOWNLIGHT EMPOTRABLE EN F.T. I.P.20. LED - 15W
- DOWNLIGHT EMPOTRABLE EN F.T.(aseos habitaciones) IP.65 - 15W
- LUMINARIA DE SUPERFICIE ESTANCA I.P.65. LEDVANCE DAMP PROOF LED 55W
- APLIQUE DE PARED (sobre espejo aseos). EXO LITS LED 12W IP 44
- LUMINARIA DE PARED INTERIOR (escaleras). LOFT LEDC4 - 11 W LED
- DETECTOR DE PRESENCIA
- INTERRUPTOR SENCILLO - 10 A
- INTERRUPTOR DOBLE - 10 A
- CONMUTADOR - 10 A

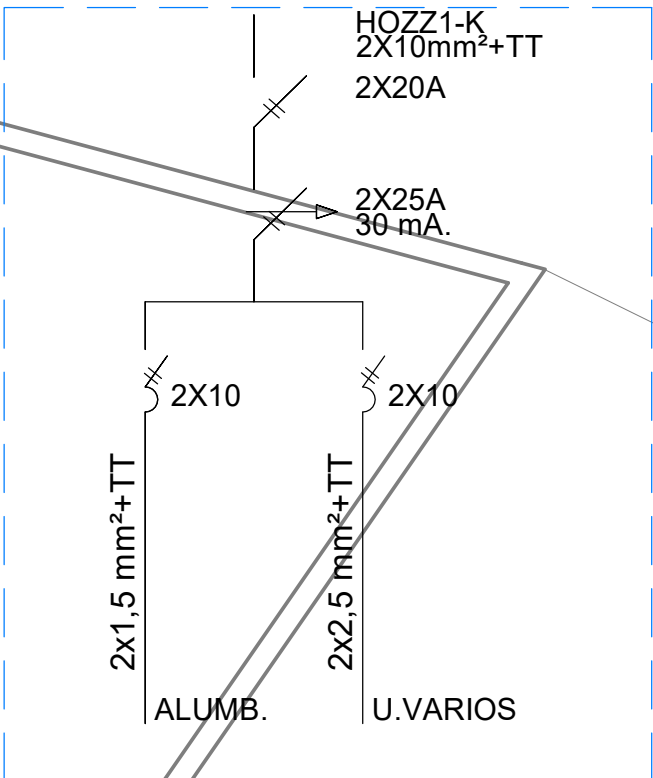

PROYECTO DE EJECUCIÓN

REFORMA Y EQUIPAMIENTO DE
PISOS TUTELADOS "ÁNGELES
BUJANDA"

SITUACIÓN:
CALLE LA HIGUERA, S/N · 10460 LOSAR DE LA VERA (CÁCERES)

PROPIEDAD:
Excmo. Ayto. de Losar de la Vera. C.I.F. P10113001

AUTOR:
Irene Calle Izquierdo, Arquitecto, col. C.A.E. 564.036
Alfredo Díaz Soto, Arquitecto, col. C.A.E. 557.617

EQUIPO TÉCNICO:
A C I D consultoría técnica
ARQUITECTURA INGENIERÍA URBANISMO
Av. Alfonso VIII, 22 1ºb. c.p. 10.600 Plasencia (Cáceres)
tlf. 927 41 75 28 mail. info@acidconsultoria.com
www.acidconsultoria.com



FECHA: MARZO 2019
EXP: 121726

TÍTULO DE PLANO:
E.R - Electricidad e iluminación - planta ss - Esq.
unifilar

ESCALA: (A2)

PLANO:
EJ01