


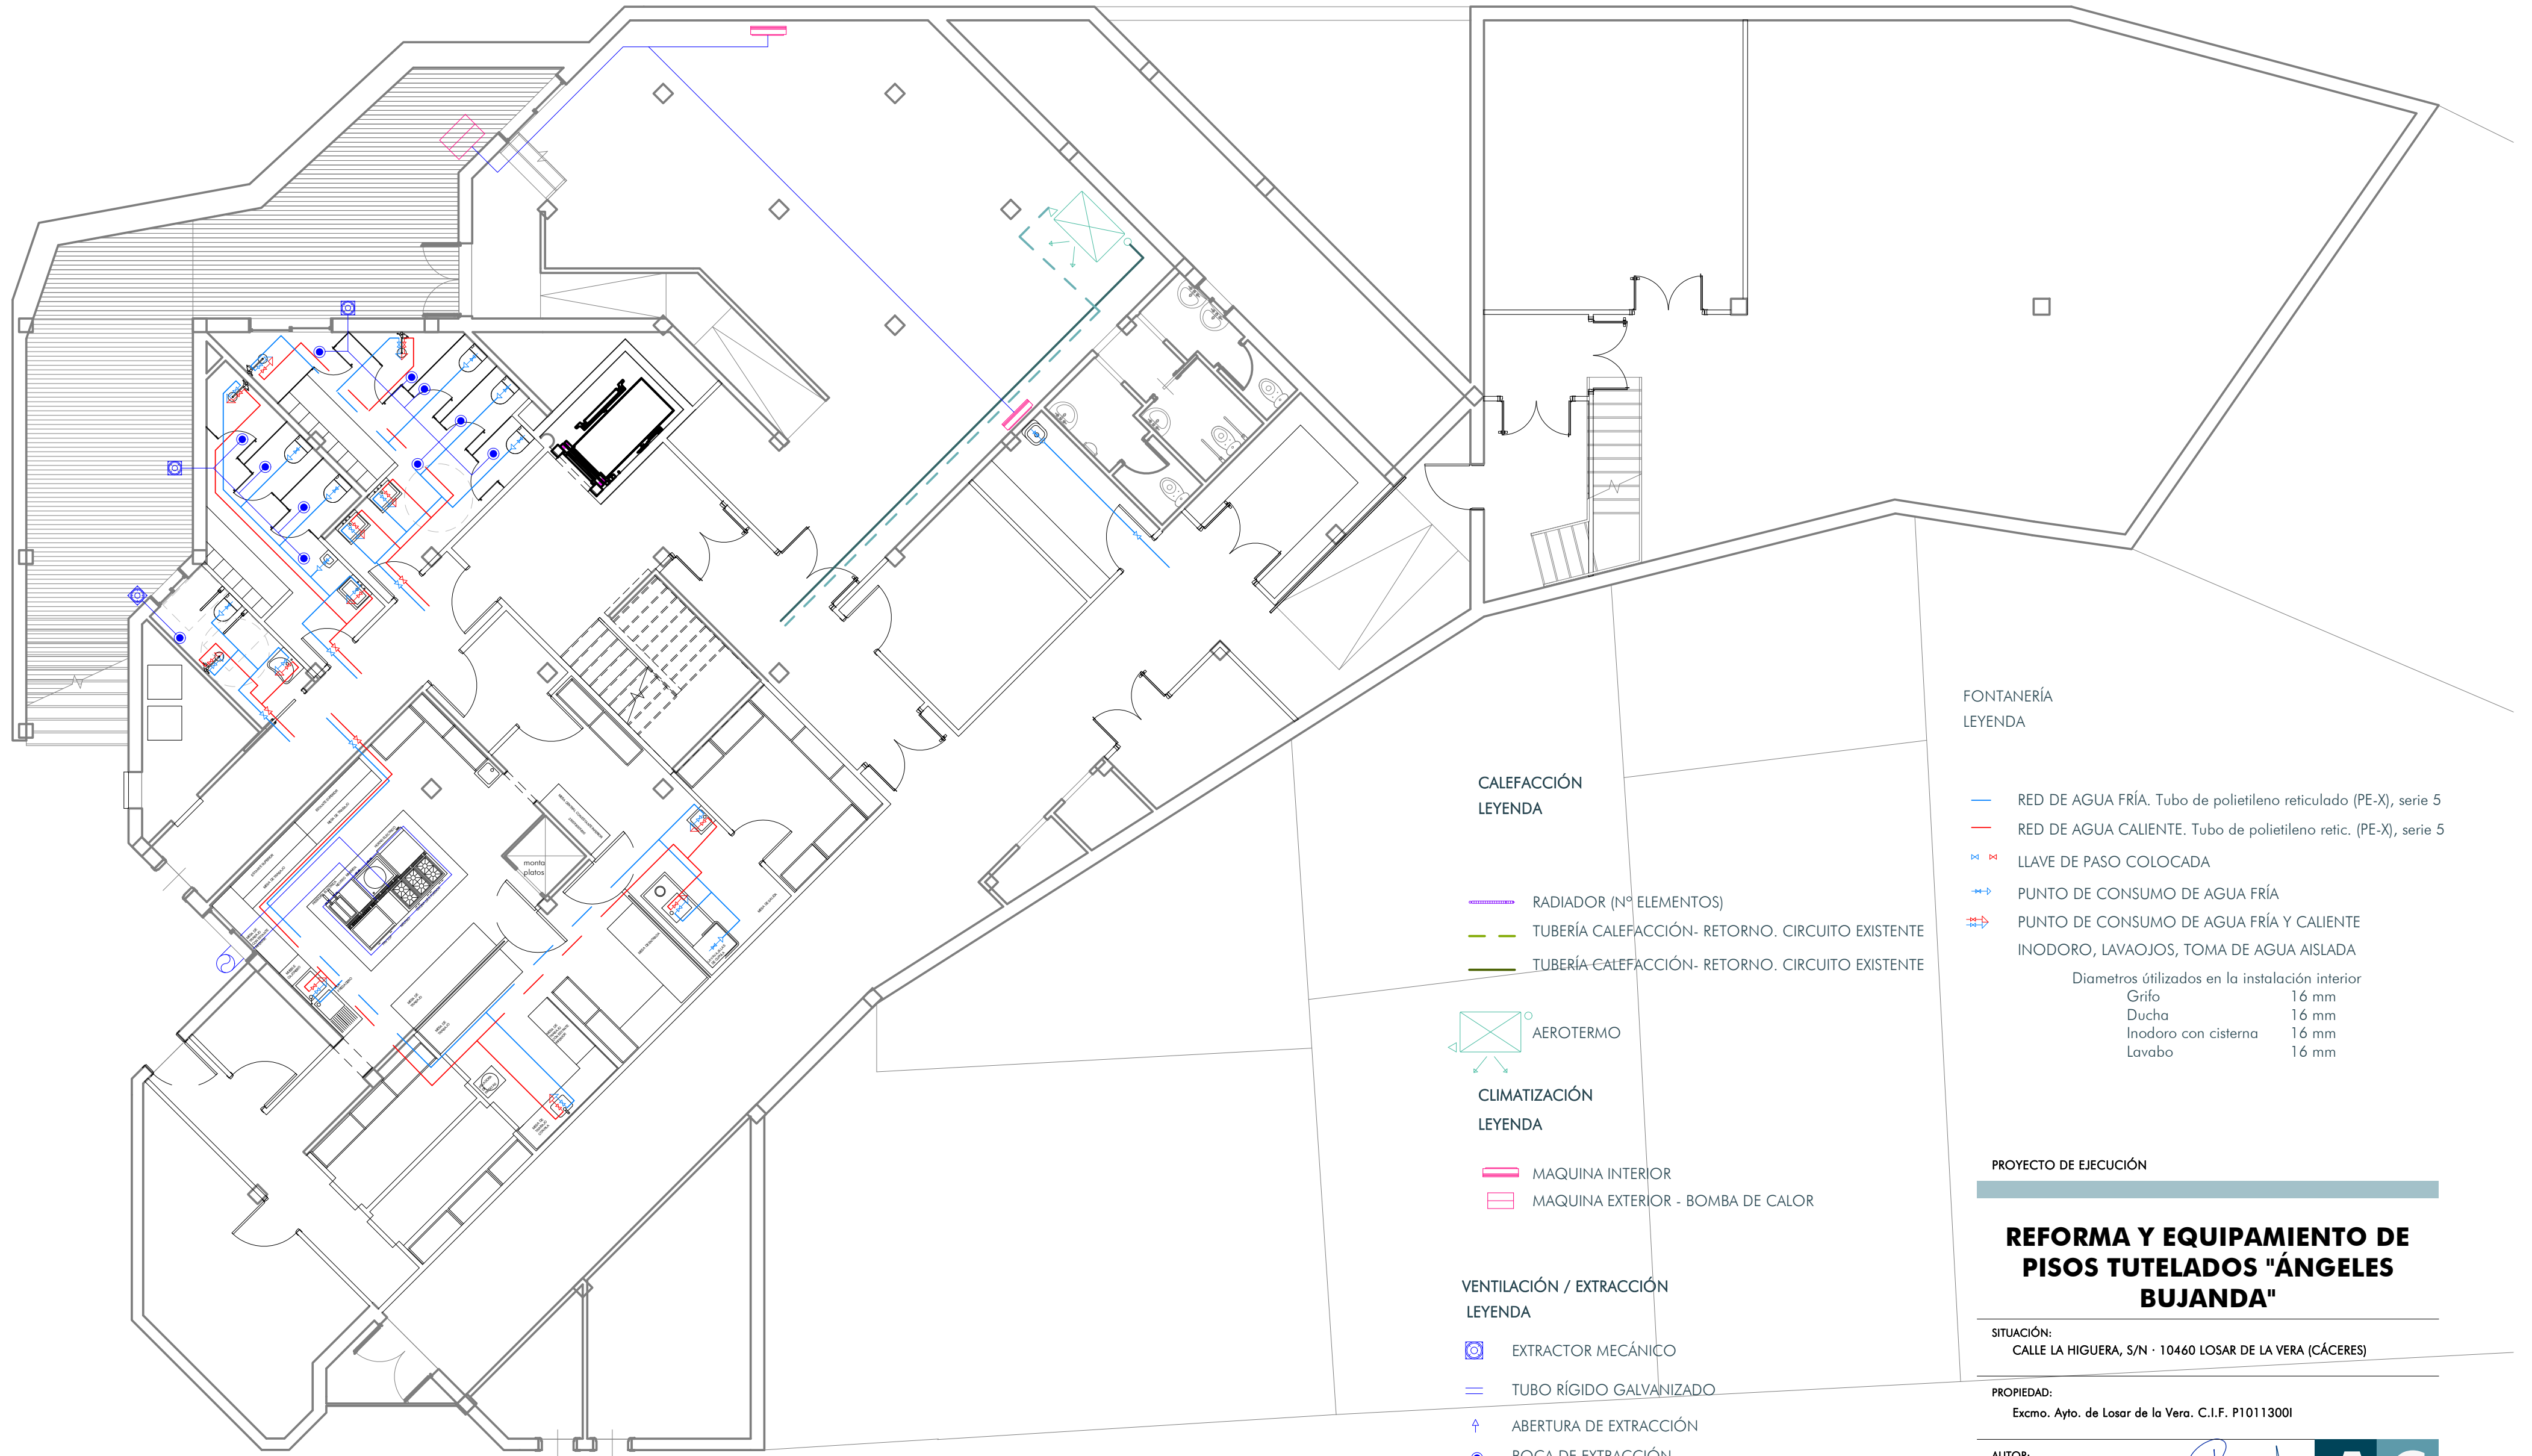

Fontanería - Semisótano
ESCALA: 1 : 100

CALEFACCIÓN
LEYENDA

- RADIADOR (Nº ELEMENTOS)
- TUBERÍA CALEFACCIÓN- RETORNO. CIRCUITO EXISTENTE
- TUBERÍA-CALEFACCIÓN- RETORNO. CIRCUITO EXISTENTE



AEROTERMO

CLIMATIZACIÓN
LEYENDA

- MAQUINA INTERIOR
- MAQUINA EXTERIOR - BOMBA DE CALOR

VENTILACIÓN / EXTRACCIÓN
LEYENDA

- EXTRACTOR MECÁNICO
- TUBO RÍGIDO GALVANIZADO
- ABERTURA DE EXTRACCIÓN
- BOCA DE EXTRACCIÓN
- REJILLA DE EXTRACCIÓN

FONTANERÍA
LEYENDA

- RED DE AGUA FRÍA. Tubo de polietileno reticulado (PE-X), serie 5
- RED DE AGUA CALIENTE. Tubo de polietileno retic. (PE-X), serie 5
- LLAVE DE PASO COLOCADA
- PUNTO DE CONSUMO DE AGUA FRÍA
- PUNTO DE CONSUMO DE AGUA FRÍA Y CALIENTE
- INODORO, LAVAJOS, TOMA DE AGUA AISLADA

Dímetros utilizados en la instalación interior

Grifo	16 mm
Ducha	16 mm
Inodoro con cisterna	16 mm
Lavabo	16 mm

PROYECTO DE EJECUCIÓN

REFORMA Y EQUIPAMIENTO DE
PISOS TUTELADOS "ÁNGELES
BUJANDA"

SITUACIÓN:
CALLE LA HIGUERA, S/N · 10460 LOSAR DE LA VERA (CÁCERES)

PROPIEDAD:
Excmo. Ayto. de Losar de la Vera. C.I.F. P10113001

AUTOR:
Irene Calle Izquierdo. Arquitecto. col. CACAE. 564.036
Alfredo Díaz Soto. Arquitecto. col. CACAE. 557.617

EQUIPO TÉCNICO:
A C I D consultoría técnica
ARQUITECTURA INGENIERÍA URBANISMO
Av. Alfonso VIII, 22 1ºb. c.p. 10.600 Plasencia (Cáceres)
tlf. 927 41 75 28 mail. info@acidconsultoria.com
www.acidconsultoria.com



FECHA: MARZO 2019

EXP: 121726

TÍTULO DE PLANO:
E.R - Font., calef., vent. y clim - planta semisótano

ESCALA: 1 : 100 (A2)

PLANO:
EF01